


Wiem świadomy odpowiedzialności karnej za złożenie fałszywych oświadczeń. Oświadczam, że oparte technicznie zawierający rezultaty prac geodezyjnych w wyniku których powstał niniejszy dokument uzyskał pozytywny wynik weryfikacji.

Identyfikator zgłoszenia prac geodezyjnych	GKN.6640.3329.2021
Organ służby geodezyjnej, który otrzymał zgłoszenie	Powiatowy Ośrodek Dokumentacji Geodezyjnej i Kartograficznej w Białej Podlaskiej
Numer sporządzenia dokumentu zawierającego wynik weryfikacji	GKN.6640.3329.2021_1
Imię i Nazwisko, oraz numer uprawnień zawodowych kierownika prac	Józef Wacht nr uprawnień 8355
Pozycja wykonawcy prac	Geod. Up. JÓZEF WACHT 37-500 Białka 111 52 93 45

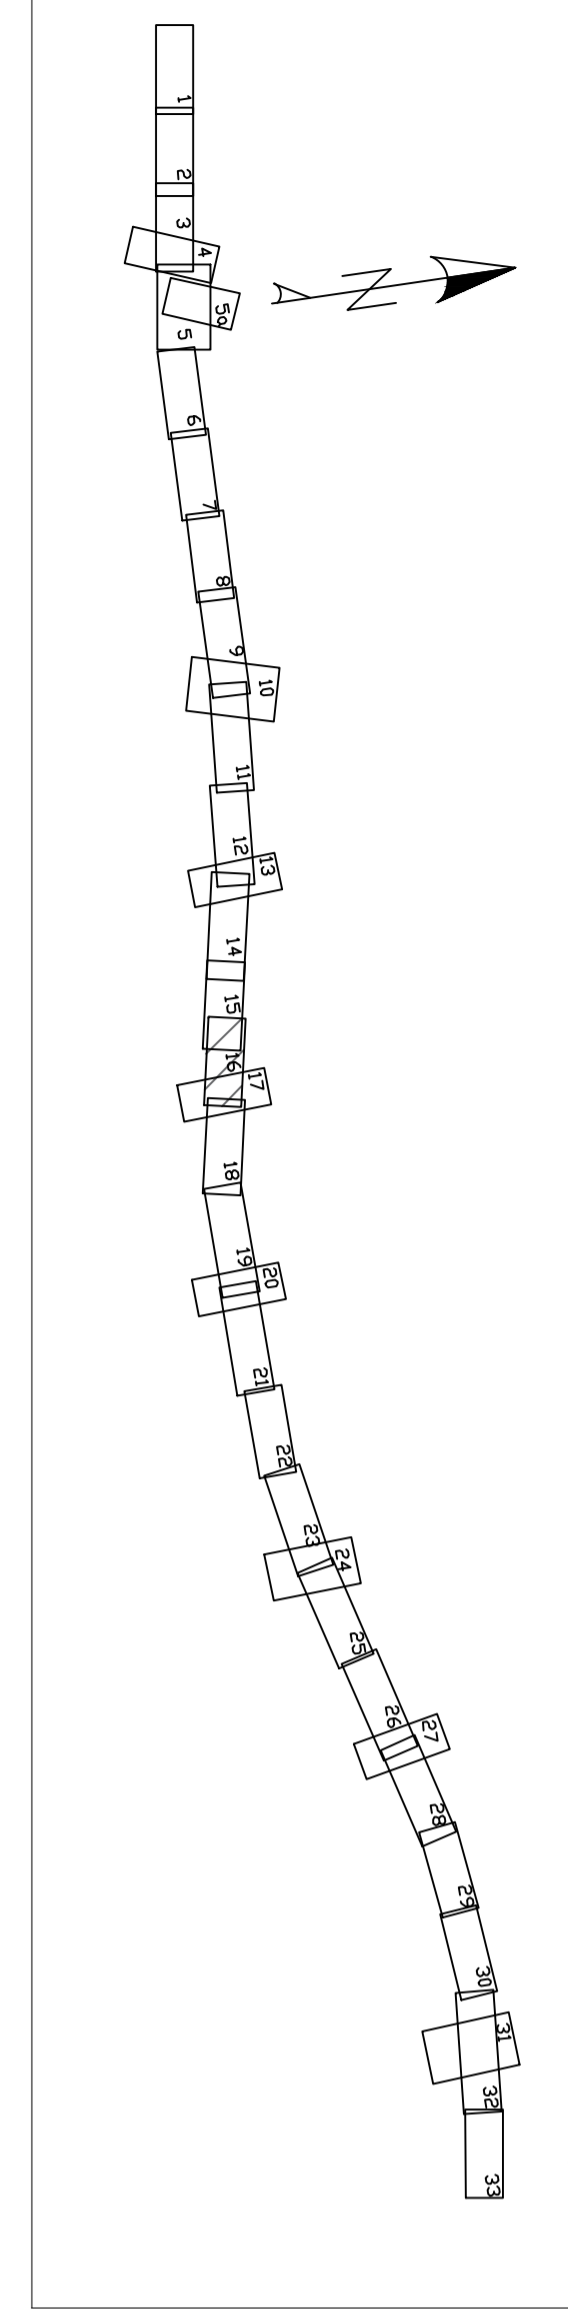

D-L-7
Klasa D
Kat. KR1, KR2
Vp 30 km/h

A2
Klasa A
Kat. KR6
Vp 120 km/h

D-L-11
Klasa D
Kat. KR1
Vp 30 km/h

D-P-8
Klasa D
Kat. KR1, KR2
Vp 30 km/h

ZBR-10a
pow. dna A=1087m²
rz. dna =145.03

ZBR-10
pow. dna A=1787m²
rz. dna =144.78

droga krajowa
KUKURYKI
WARSZAWA

0042 Woskrzenice Mate gm. Biała Podlaska

Omino Biała Podlaska
Obręby w zakresie arkusza nr 16: 0042 Woskrzenice Mate

GDGKIA Generalny Dyrektor Dróg Krajowych i Autostrad
Regionalna Dyrekcja Dróg Krajowych i Autostrad Oddział w Warszawie
ul. Mińska 25, 03-808 Warszawa

MOSTY GDANSK Sp. z o.o.
ul. Jasminowy Stok 12a
88-177 Gdańsk
tel.: +48 58 341 80 81

Budowa autostrady A2 od węzła Cielicbór do granicy Państwa
*Odcinek X: węzeł Cielicbór bez węzła - km 640+703
(od km 624+830 do km 640+703)
Zakres od km 624+830 do km 641+011

BRANŻA	PROJEKTOWY	WYKONAWCA
BRANŻA PROJEKTOWA	mgr inż. Adam NADOLNY	mgr inż. Adam NADOLNY
	mgr inż. Daniel KLASA	mgr inż. Daniel KLASA
	mgr inż. Arkadiusz MILAREWICZ	mgr inż. Arkadiusz MILAREWICZ
	mgr inż. Krzysztof GIERSEWICZ	mgr inż. Krzysztof GIERSEWICZ
	mgr inż. Piotr BAJKEWICZ	mgr inż. Piotr BAJKEWICZ
	mgr inż. Marta MALIJEWSKA	mgr inż. Marta MALIJEWSKA
BRANŻA MOSTOWA	mgr inż. Adam NADOLNY	mgr inż. Adam NADOLNY
	mgr inż. Tomasz MACIWOJEWICZ	mgr inż. Tomasz MACIWOJEWICZ
	mgr inż. Krzysztof MAJCHDA	mgr inż. Krzysztof MAJCHDA
	mgr inż. Artur WESIERSKI	mgr inż. Artur WESIERSKI
	mgr inż. Katarzyna PIECHOWSKA	mgr inż. Katarzyna PIECHOWSKA
	mgr inż. Grzegorz PAWLIC	mgr inż. Grzegorz PAWLIC
	mgr inż. Marcin PISTRONG	mgr inż. Marcin PISTRONG
BRANŻA SANITARNIA	mgr inż. Piotr SIEMKOWSKI	mgr inż. Piotr SIEMKOWSKI
	mgr inż. Tomasz KOCHANOWSKI	mgr inż. Tomasz KOCHANOWSKI
	mgr inż. Przemysław LEWANDOWSKI	mgr inż. Przemysław LEWANDOWSKI
BRANŻA ELEKTROENERGETYCZNA	mgr inż. Lukasz BARBACH	mgr inż. Lukasz BARBACH
	mgr inż. Andrzej RACZKOWSKI	mgr inż. Andrzej RACZKOWSKI
BRANŻA KONSTRUKCYJNA	mgr inż. Dominik KOWALSKI	mgr inż. Dominik KOWALSKI
	mgr inż. Włodzisław NOWOSIELSKI	mgr inż. Włodzisław NOWOSIELSKI
BRANŻA TELETECHNICZNA	mgr inż. Mateusz PIŃG	mgr inż. Mateusz PIŃG
	mgr inż. Krzysztof HIRSH	mgr inż. Krzysztof HIRSH
BRANŻA HYDROTECHNICZNA	mgr inż. Marcin FELICZAK	mgr inż. Marcin FELICZAK
	mgr inż. Andrzej PIENIAZEK	mgr inż. Andrzej PIENIAZEK

Skala: 1:500
Data: 8 listopada 2022
Wersja: 1
Wzrost: 18 listopada 2022
Lp. rysunku: A
Lp. arkusza: 2.1
Lp. arkusza: 16