


Jestem świadomy odpowiedzialności karnej za złożenie fałszywych oświadczeń. Oświadczam, że operat techniczny zawierający rezultaty prac geodezyjnych w wyniku których powstał niniejszy dokument uzyskał pozytywny wynik weryfikacji

Identyfikator zgłoszenia prac geodezyjnych	GKN.6640.3329.2021
Organ służby geodezyjnej, który otrzymał zgłoszenie	Powiatowy Ośrodek Dokumentacji Geodezyjnej i Kartograficznej w Białej Podlaskiej
Numer sporządzenia dokumentu zawierającego wynik pozytywny weryfikacji	GKN.6640.3329.2021_1
Imię i Nazwisko, oraz numer uprawnień zawodowych kierownika prac	Józef Wacht nr. uprawnień 8385
Podpis wykonawcy prac	Geod. Upr. JÓZEF WACHT 37-500 Lublin, ul. Piłsudskiego 21a Upoż. 3470, tel. 81 33 53 45

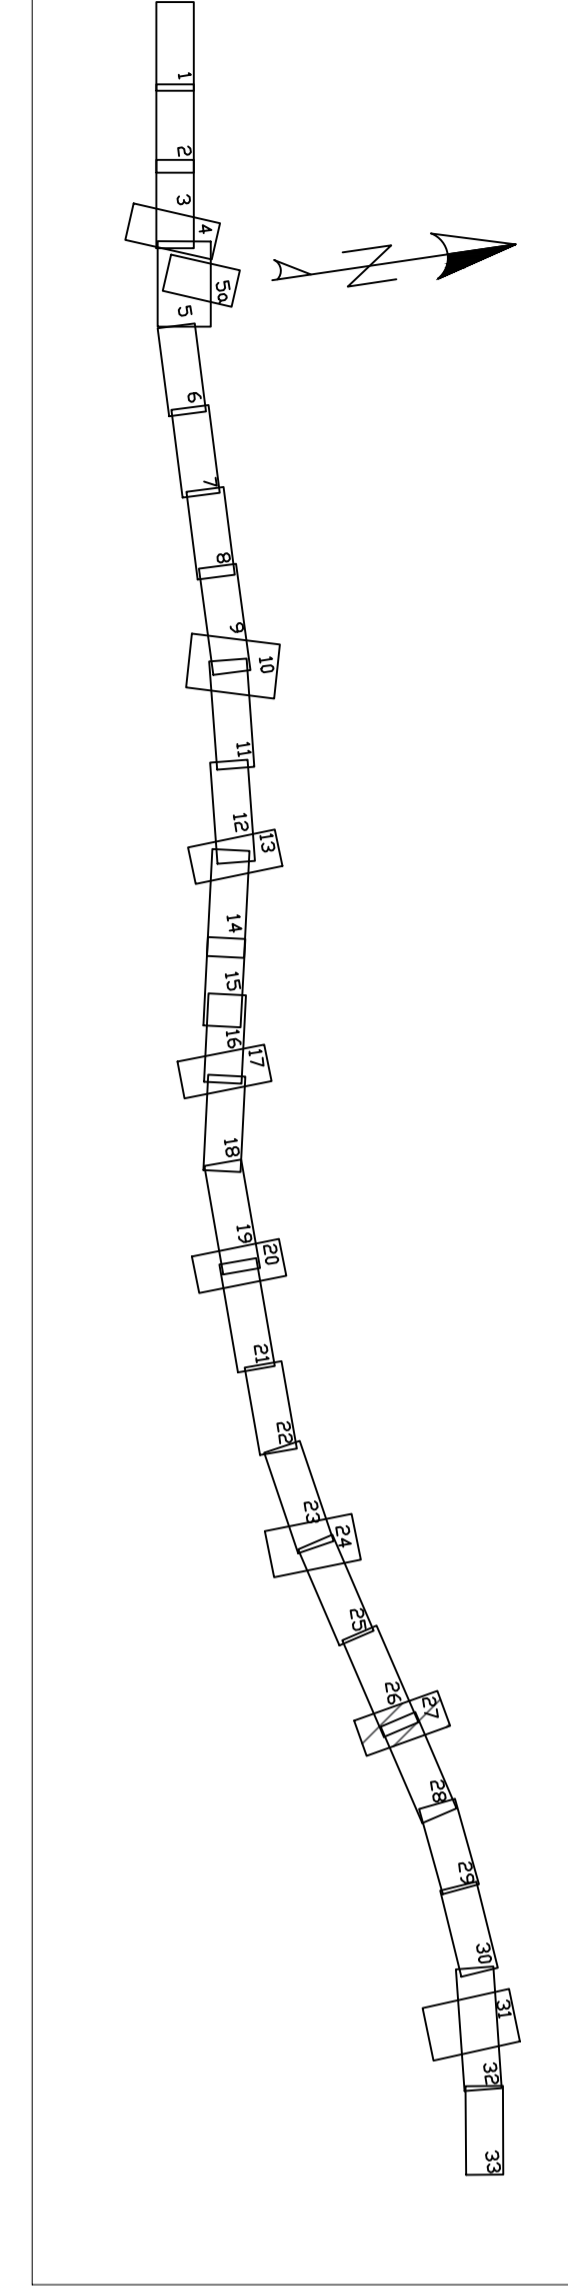

Gmina Zalesie  
Okręgi w zakresie arkusza nr 27: 0012 Koczukówka

Logo GDDKIA		Skarż Państwa - Generalny Dyrektor Dróg Krajowych i Autostrad reprezentowany przez: Generalna Dyrekcja Dróg Krajowych i Autostrad Oddział w Warszawie ul. Mińska 25, 03-800 Warszawa	
Logo MOSTY GDANSK		MOSTY GDAŃSK Sp. z o.o. ul. Jaśminowy Stok 12a 80-177 Gdańsk tel. +48 58 341 80 84	
<b> Budowa autostrady A2 od węzła Ciciorb do granicy Państwa "Odcinek X: węzeł Ciciorb bez węzła - km 640+703 (od km 624+830 do km 640+703)" Zakres od km 624+830 do km 641+011</b>			
<b>PROJEKT Zagospodarowania Terenu</b>			
BRANŻA DROGOWA		WIELOBRAZOWY	
Projektant	mgr inż. Adam NADOLNY	4/24/01	
Projektant	inż. Daniel KLASA	POM/0079/POM/09	
Projektant	mgr inż. Arkadiusz MILAREWICZ	WAM/0065/PBM/20	
Projektant	mgr inż. Krzysztof GIRSZEWSKI	POM/0069/POM/13	
Projektant	mgr inż. Piotr BĄKIEWICZ	POM/0273/POM/14	
Projektant	mgr inż. Marta MALJEWSKA	POM/0095/POM/11	
BRANŻA MOSTOWA			
Projektant	mgr inż. Adam NADOLNY	4/24/01	
Projektant	mgr inż. Tomasz MICHAŁOWICZ	1802/04/11	
Projektant	mgr inż. Krzysztof MAJDOCHA	POM/0077/POM/11	
Projektant	mgr inż. Artur WESIĘSKI	WAM/0072/PBM/20	
Projektant	mgr inż. Katarzyna PIECHOWSKA	POM/0136/POM/15	
Projektant	mgr inż. Grzegorz PAWLIK	POM/0213/POM/17	
Projektant	mgr inż. Marcin PSTRONG	POM/0062/POM/14	
BRANŻA SANITARNA			
Projektant	mgr inż. Piotr SIEKIERKOWSKI	KUP/0133/POOS/05	
Projektant	mgr inż. Tomasz KOCHANOWSKI	KUP/0055/POOS/10	
Projektant	mgr inż. Przemysław LEWANDOWSKI	KUP/0099/PWS/16	
BRANŻA ELEKTROENERGETYCZNA			
Projektant	mgr inż. Łukasz DĄBMAŁCH	POM/0041/POM/11	
Projektant	mgr inż. Andrzej RĄCZKOWSKI	POM/0011/POM/14	
BRANŻA KONSTRUKCYJNA			
Projektant	mgr inż. Dominik KOWAŁSKI	WKP/0057/POM/04	
Projektant	mgr inż. Włodzisław NOWOSIELSKI	197/75	
BRANŻA TELETECHNICZNA			
Projektant	mgr inż. Mateusz PIŃC	POM/0003/POM/09	
Projektant	inż. Krzysztof HIRSH	1051/00/11	
BRANŻA HYDROTECHNICZNA			
Projektant	mgr inż. Marcin FELINCZAK	POM/0312/PWR/21	
Projektant	mgr inż. Andrzej PIENIAZEK	5271/04/92	

Skala: 1:500  
Data: 8 listopada 2022  
Wersja: 2.1

0012 Koczukówka gm. Zalesie