

A2
Klasa A
Kat. KR6
Vp 120 km/h

droga krajowa
KUKURYKI
WARSZAWA

MA+PZD-90
A2 km 638+324.00

D-L-21
Klasa D
Kat. KR1
Vp 30 km/h

ZBR-18a
pow. dna
A=1509m2
rz. dna =138,08

ZBR-18b
pow. dna
A=1611m2
rz. dna =136,70


D-P-16
Klasa D
Kat. KR1
Vp 30 km/h

A2
Klasa A
Kat. KR6
Vp 120 km/h

droga krajowa
KUKURYKI
WARSZAWA

Jestem świadomy odpowiedzialności karnej za złożenie fałszywych oświadczeń.
Oświadczam, że opierałem techniczny zawarty w tym projekcie na geodezyjnych w wyniku których powstał niniejszy dokument uzyskał pozytywny wynik weryfikacji

Identyfikator zgłoszenia prac geodezyjnych	GKN.6640.3328.2021
Organ służby geodezyjnej, której otrzymano zgłoszenie	Powiatowy Ośrodek Dokumentacji Geodezyjnej i Kartograficznej w Białej Podlaskiej
Numer sporządzenia dokumentu zawierającego wynik pozytywnej weryfikacji	GKN.6640.3329.2021_1
Imię i Nazwisko, oraz numer uprawnień zawodowych kierownika prac	Józef Wacht nr. uprawnień 8355
Podpis wykonawcy prac	Geod. Up. JÓZEF WACHT 37-500/10/11/21a 1390 52.92.45

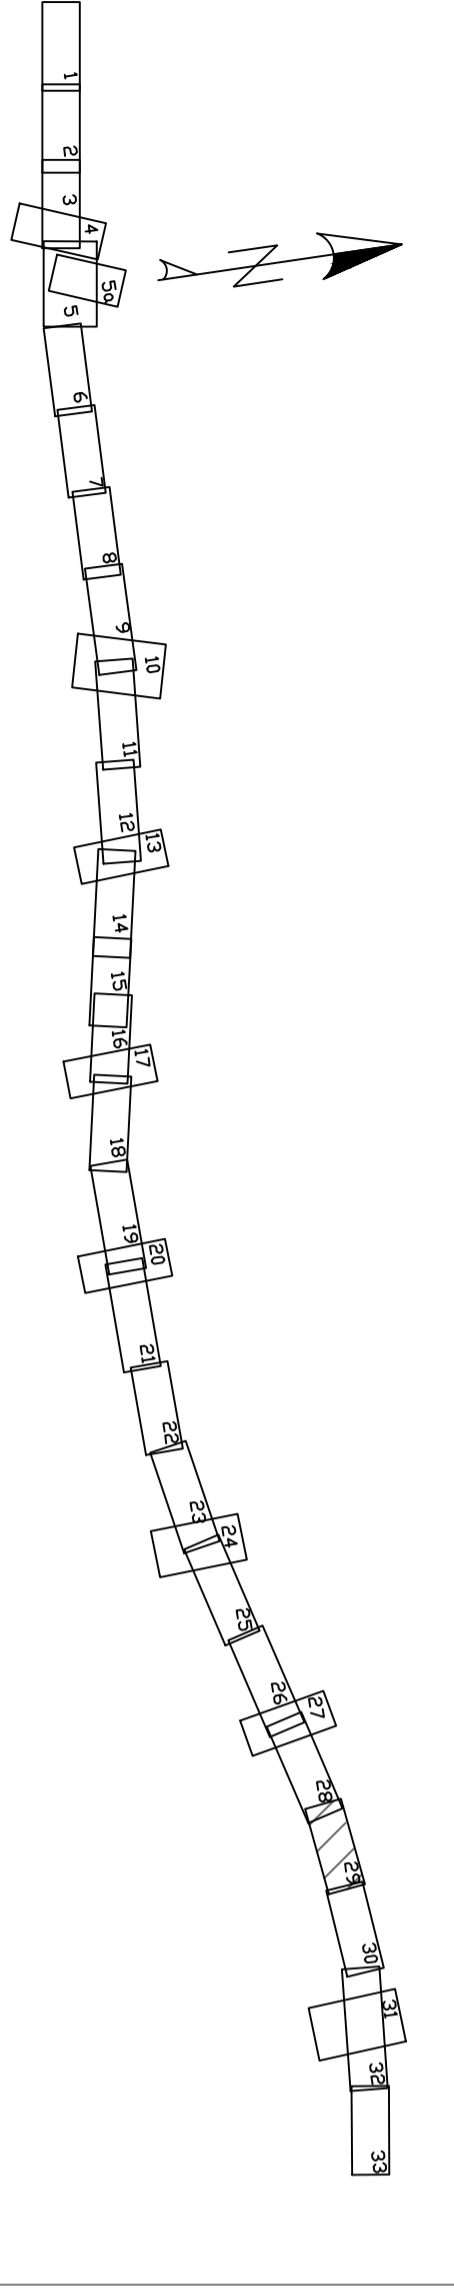

Gmina Zalesie
Obręb w zakresie arszka nr 29: 0012 Koczukówka

Skarb Państwa - Generalny Dyrektor Dróg Krajowych i Autostrad reprezentowany przez: Generalna Dyrekcja Dróg Krajowych i Autostrad Oddział w Warszawie
ul. Mińska 25, 03-888 Warszawa
MOSTY GDANSK Sp. z o.o.
ul. Jaśminowy Stok 12a
80-177 Gdańsk
tel.: +48 58 341 80 84

Budowa autostrady A2 od węzła Clichów do granicy Państwa "Odcinek X: węzeł Clichów bez węzła - km 640+703 (od km 624+830 do km 640+703) Zakres od km 624+830 do km 641+011"

PROJEKT ZAGOSPODAROWANIA TERENU

BRANŻA	WIELOBRANŻOWY	WYKONAWCA	TYTUŁ
BRANŻA DROGOWA		mgr inż. Adam NADOLNY	4/04/01
		inż. Daniel KLASA	POM/0079/P000/09
		mgr inż. Arkadiusz MULARIEWICZ	WAM/0065/PBM/20
		mgr inż. Krzysztof GIRSZEWSKI	POM/0069/P000/13
		mgr inż. Piotr BAJKIEWICZ	POM/0273/P000/14
		mgr inż. Marta MALJEWSKA	POM/0095/P000/11
BRANŻA MOSTOWA		mgr inż. Adam NADOLNY	4/04/01
		mgr inż. Tomasz MICHAŁOWICZ	180/04/01
		mgr inż. Krzysztof MAJOCZA	POM/0077/P000/11
		mgr inż. Artur WESIERSKI	WAM/0072/PBM/20
		mgr inż. Katarzyna PIECHOWSKA	POM/0136/P000/15
		mgr inż. Grzegorz PAWLAK	POM/0213/P000/17
		mgr inż. Marcin PSTRONG	POM/0082/P000/14
BRANŻA SANITARNA		mgr inż. Piotr SIEKIERKOWSKI	KUP/0113/PO05/05
		mgr inż. Tomasz NICHANOWSKI	KUP/0055/PO05/10
		mgr inż. Przemysław LEWANDOWSKI	KUP/0099/P005/16
BRANŻA ELEKTROENERGETYCZNA		mgr inż. Sławomir DĄBIAK	POM/0011/P000/11
		mgr inż. Andrzej RACZKOWSKI	POM/0011/P000/14
BRANŻA KONSTRUKCYJNA		mgr inż. Dominik KOWALSKI	WKP/0057/PO00/04
		mgr inż. Włodzisław NOWOŚLECKI	197/75
BRANŻA TELETECHNICZNA		mgr inż. Mateusz HINC	POM/0003/PO01/09
		inż. Krzysztof HIRSH	105/1/00/10
BRANŻA HYDROTECHNICZNA		mgr inż. Marcin FELCZAK	POM/0112/PWBH/21
		mgr inż. Andrzej PIENIAZEK	SZP/04/92

Skala: 1:500
Data: 8 listopada 2022
Wersja: 1
Strona: A 2.1
Lp. kolumny: 29