

D-L-21
Klasa D
Kat. KR1
Vp 30 km/h


A2
Klasa A
Kat. KR6
Vp 120 km/h

D-P-16
Klasa D
Kat. KR1
Vp 30 km/h

droga krajowa
KUKURYKI
WARSZAWA

„Jestem swobodny odpowiedzialnośi karnej za złożenie fałszywych oświadczeń. Oświadczam, że opierał techniczny zawierający rezultaty prac geodezyjnych w wyniku których powstał niniejszy dokument uzyskał pozytywny wynik weryfikacji”

Identyfikator zgłoszenia prac geodezyjnych	GKN.6640.3329.2021
Organ atesty geodezyjnej, który otrzymał zgłoszenie	Powiatowy Ośrodek Dokumentacji Geodezyjnej i Kartograficznej w Białej Podlaskiej
Numer sporządzenia dokumentu zawierającego wynik pozytywny weryfikacji	GKN.6640.3329.2021_1
Imię i Nazwisko, oraz numer uprawnień zawodowych kierownika prac	Józef Wacht nr. uprawnień 8355
Podpis wykonawcy prac	Geod. Upr. JÓZEF WACHT 37-500/30-01-2012-01-03-132445

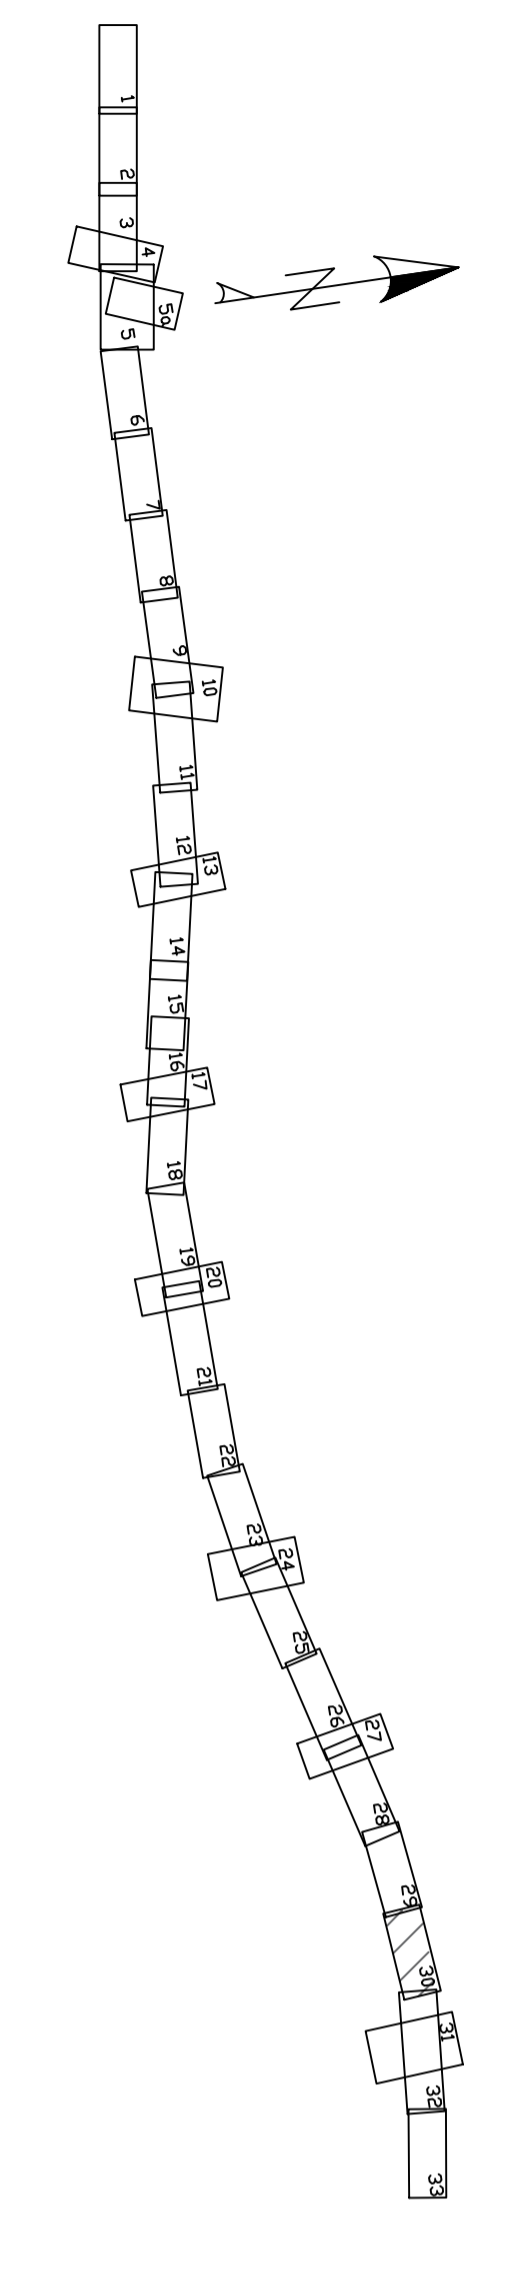

Gmina Żalesie
Obryby w zakresie arkusza nr 30: 0012 Kaczukówka
Gmina Rokitno
Obryby w zakresie arkusza nr 30: 0007 Lipnica

GDDKIA
Skarż Państwa -
Generałny Dyrektor Dróg Krajowych i Autostrad
reprezentowany przez:
ul. Mińska 25, 03-800 Warszawa
MOSTY GDANSK Sp. z o.o.
ul. Jaśminowy Stok 12a
80-177 Gdańsk
tel. +48 58 341 80 84

**Budowa autostrady A2 od węzła Cielicbór do granicy Państwa
*Odcinek X: węzeł Cielicbór bez wjeźa - km 640+703
(od km 624+830 do km 640+703)
Zakres od km 624+830 do km 641+011**

Nazwa	Wzrost	Przebieg	
		Przebieg	Przebieg
BRANŻA BUDOWLANA			
Projektant	mgr inż. Adam NADOLNY	4/16/08	
Wykonawca	mgr inż. Daniel KLASA	POM/0079/POOD/09	
Pracownik	mgr inż. Arkadiusz MULARIEWICZ	WAM/0065/PBD/20	
Pracownik	mgr inż. Krzysztof GIRSEWICZ	POM/0069/POOD/13	
Pracownik	mgr inż. Piotr BĄKIEWICZ	POM/0273/POOD/14	
Pracownik	mgr inż. Marta MALJEWSKA	POM/0095/POOD/11	
BRANŻA MOSTOWA			
Projektant	mgr inż. Adam NADOLNY	4/16/08	
Wykonawca	mgr inż. Tomasz MACIWIOWICZ	180/G4/11	
Pracownik	mgr inż. Krzysztof MAJUCHA	POM/0077/POOD/11	
Pracownik	mgr inż. Artur WESIEŃSKI	WAM/0072/PBM/20	
Pracownik	mgr inż. Katarzyna PIECHOWSKA	POM/0136/POOD/15	
Pracownik	mgr inż. Grzegorz PAWLAK	POM/0213/POOD/17	
Pracownik	mgr inż. Marcin PSTRONG	POM/0062/POOD/14	
BRANŻA SANITARNA			
Projektant	mgr inż. Piotr SIEKIERKOWSKI	KUP/0133/POOD/05	
Pracownik	mgr inż. Tomasz KOCHANOWSKI	KUP/0055/POOD/10	
Pracownik	mgr inż. Przemysław LEWANDOWSKI	KUP/0099/PWIS/16	
BRANŻA ELEKTROENERGETYCZNA			
Projektant	mgr inż. Lukasz DĄBIAŁO	POM/0041/POOD/11	
Pracownik	mgr inż. Andrzej RĄCZKOWSKI	POM/0011/POOD/14	
BRANŻA KONTROLNA			
Pracownik	mgr inż. Włodzisław NOWOŚLESKI	WKP/0057/POOR/04	
Pracownik	mgr inż. Włodzisław NOWOŚLESKI	197/75	
BRANŻA TELETECHNICZNA			
Projektant	mgr inż. Mateusz HINC	POM/0003/POOD/09	
Pracownik	mgr inż. Mateusz HINC	181/100/0	
BRANŻA HYDROTECHNICZNA			
Projektant	mgr inż. Marcin PIELCZAK	POM/0312/PWB/21	
Pracownik	mgr inż. Marcin PIELCZAK	521/G4/92	

Skala: 1:500
Data: 8 listopada 2022
Data: 8 listopada 2022
Lp. rysunku: A
Wzrost: 2.1
Strona: 30