

A2  
Klasa A  
Kat. KR6  
Vp 120 km/h

droga krajowa  
KUKURYKI  
WARSZAWA


D-L-29  
Klasa D  
Kat. KR1/KR2  
Vp 30 km/h

D-P-24  
Klasa D  
Kat. KR1/KR2  
Vp 30 km/h

0003 Dobryń Duży gm. Zalesie

Wzrosty i spadki terenowe przedstawiono w formie konturów i linii punktowej. Wzrosty i spadki techniczne przedstawiono w formie linii punktowej. Wzrosty i spadki techniczne przedstawiono w formie linii punktowej.

Identyfikator zapisania prac geodezyjnych	001.6640.3329.2021
Opis sytuacji geodezyjnej, której otrzymano zapisanie	Plan sytuacyjny i plan sytuacyjny z zapisami o zapisaniu
Numer zapisania dokumentu zawierającego wyniki pomiarów	001.6640.3329.2021_1
Imię i nazwisko, oraz numer uprawnień geodety wykonującego pracę	Józef Wacht nr uprawnień 6355
Podpis wykonawcy prac	Geod. Urb. JÓZEF WACHT ul. 500 leśna, 214 Up. 13.12.2013, 13.12.2015

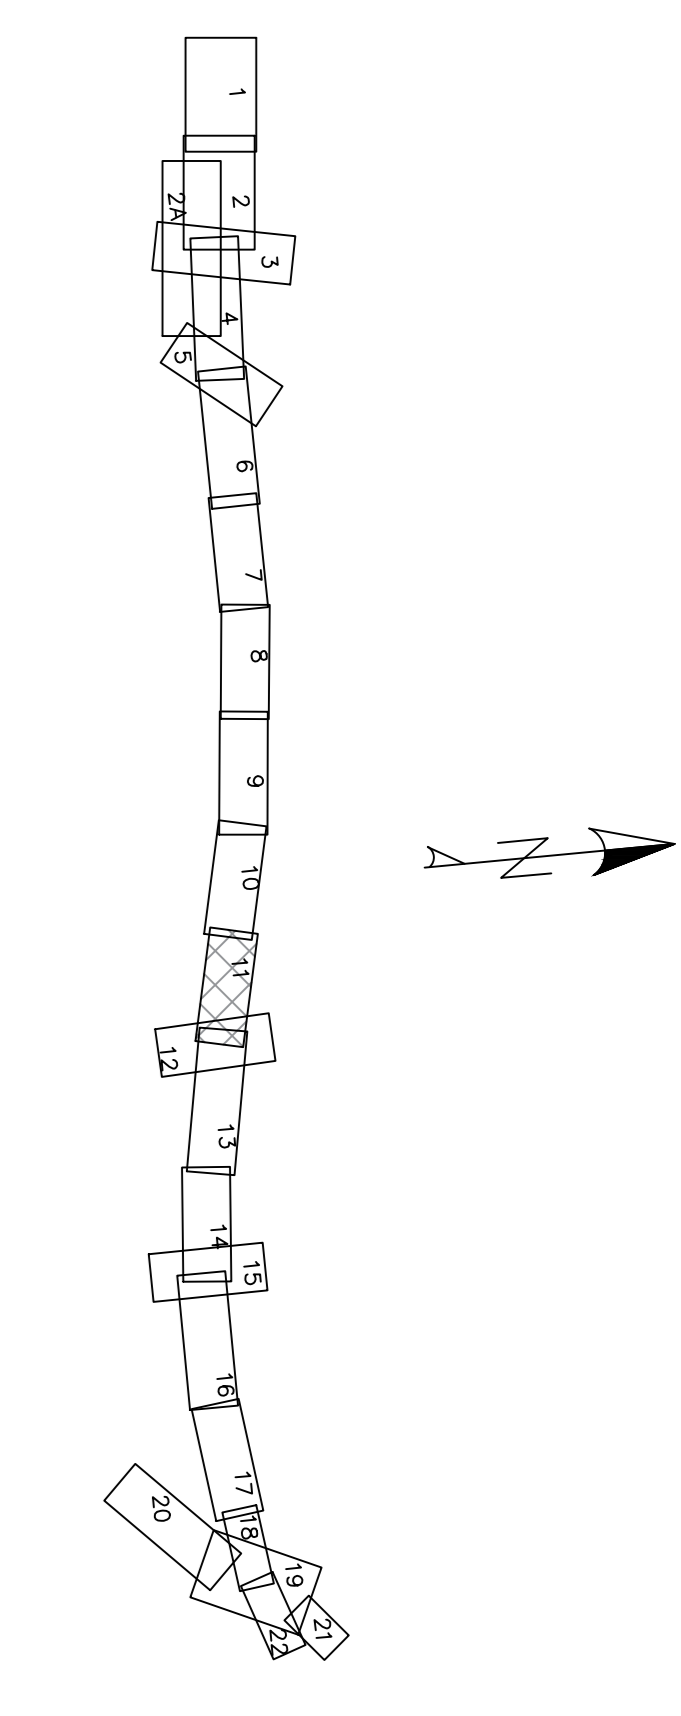

Gmina Zalesie  
Część w zakresie arkusza nr 11: 0003 Dobryń Duży

**GDDKiA**  
Generalny Dyrektor Dróg Krajowych i Autostrad  
reprezentujący pracę:  
Generalna Dyrekcja Dróg Krajowych i Autostrad Oddział w Warszawie  
ul. Mińska 21, 01-688 Warszawa

**MOSTY GDANSK Sp. z o.o.**  
ul. Międzyzdrojów 12a  
80-177 Gdańsk  
tel.: 48 58 34 80 84

**PROJEKT BUDOWLANY**

**PROJEKT ZAGOSPODAROWANIA TERENU**

PROJEKT BUDOWLANY		PROJEKT ZAGOSPODAROWANIA TERENU	
BRANŻA	IMIĘ I NAZWISKO	BRANŻA	IMIĘ I NAZWISKO
BRANŻA DROGOWA	mgr inż. Adam NADOLNY	BRANŻA DROGOWA	mgr inż. Adam NADOLNY
mgr inż. Dariusz REISA	POM/0007/P000/10	mgr inż. Dariusz REISA	POM/0007/P000/10
mgr inż. Arkadiusz MILAREWICZ	WAM/0005/P000/20	mgr inż. Arkadiusz MILAREWICZ	WAM/0005/P000/20
mgr inż. Krzysztof GURZEWSKI	POM/0002/P000/13	mgr inż. Krzysztof GURZEWSKI	POM/0002/P000/13
mgr inż. Piotr BAKIEWICZ	POM/0027/P000/14	mgr inż. Piotr BAKIEWICZ	POM/0027/P000/14
mgr inż. Marek HALLIEWSKA	POM/0005/P000/11	mgr inż. Marek HALLIEWSKA	POM/0005/P000/11
BRANŻA WYKONAWCZA		BRANŻA WYKONAWCZA	
mgr inż. Adam NADOLNY	1/04/01	mgr inż. Adam NADOLNY	1/04/01
mgr inż. Tomasz MCKINOWICZ	1/04/02/01	mgr inż. Tomasz MCKINOWICZ	1/04/02/01
mgr inż. Krzysztof MADRZA	POM/0007/P000/13	mgr inż. Krzysztof MADRZA	POM/0007/P000/13
mgr inż. Artur WĘSERSKI	WAM/0027/P000/20	mgr inż. Artur WĘSERSKI	WAM/0027/P000/20
mgr inż. Katarzyna PIECHOWSKA	POM/0116/P000/15	mgr inż. Katarzyna PIECHOWSKA	POM/0116/P000/15
mgr inż. Grzegorz PĄWLIK	POM/0213/P000/17	mgr inż. Grzegorz PĄWLIK	POM/0213/P000/17
mgr inż. Marcin PSTRYNG	POM/0005/P000/14	mgr inż. Marcin PSTRYNG	POM/0005/P000/14
mgr inż. Piotr HEKBERGOWSKI	KUP/0003/P000/10	mgr inż. Piotr HEKBERGOWSKI	KUP/0003/P000/10
mgr inż. Tomasz KOCHANOWSKI	KUP/0003/P000/10	mgr inż. Tomasz KOCHANOWSKI	KUP/0003/P000/10
mgr inż. Przemysław LEMASZOWSKI	KUP/0009/P000/14	mgr inż. Przemysław LEMASZOWSKI	KUP/0009/P000/14
BRANŻA ELEKTROENERGETYCZNA		BRANŻA ELEKTROENERGETYCZNA	
mgr inż. Lukasz DĄBIAŁO	POM/0011/P000/11	mgr inż. Lukasz DĄBIAŁO	POM/0011/P000/11
mgr inż. Andrzej BACZKOWSKI	POM/0011/P000/14	mgr inż. Andrzej BACZKOWSKI	POM/0011/P000/14
BRANŻA WODOWNICZKA		BRANŻA WODOWNICZKA	
mgr inż. Sławomir KOWALSKI	WAM/0007/P000/04	mgr inż. Sławomir KOWALSKI	WAM/0007/P000/04
mgr inż. arch. Jacek Szwedziński	15/00/00	mgr inż. arch. Jacek Szwedziński	15/00/00
BRANŻA ARCHITECTONICZNA		BRANŻA ARCHITECTONICZNA	
mgr inż. Marek BŁEK	1/01/00/00	mgr inż. Marek BŁEK	1/01/00/00
mgr inż. Krzysztof HIRSH	1/01/00/00	mgr inż. Krzysztof HIRSH	1/01/00/00
BRANŻA TELEFONICZNA		BRANŻA TELEFONICZNA	
mgr inż. Marcin PELCZAK	POM/0012/P000/09	mgr inż. Marcin PELCZAK	POM/0012/P000/09
mgr inż. Andrzej PIENIAJEK	S21/04/02	mgr inż. Andrzej PIENIAJEK	S21/04/02

Skala: 1:500  
8 listopada 2022  
8 listopada 2022  
A 2.1  
11